


PRZEKRÓJ POPRZECZNY
1:20

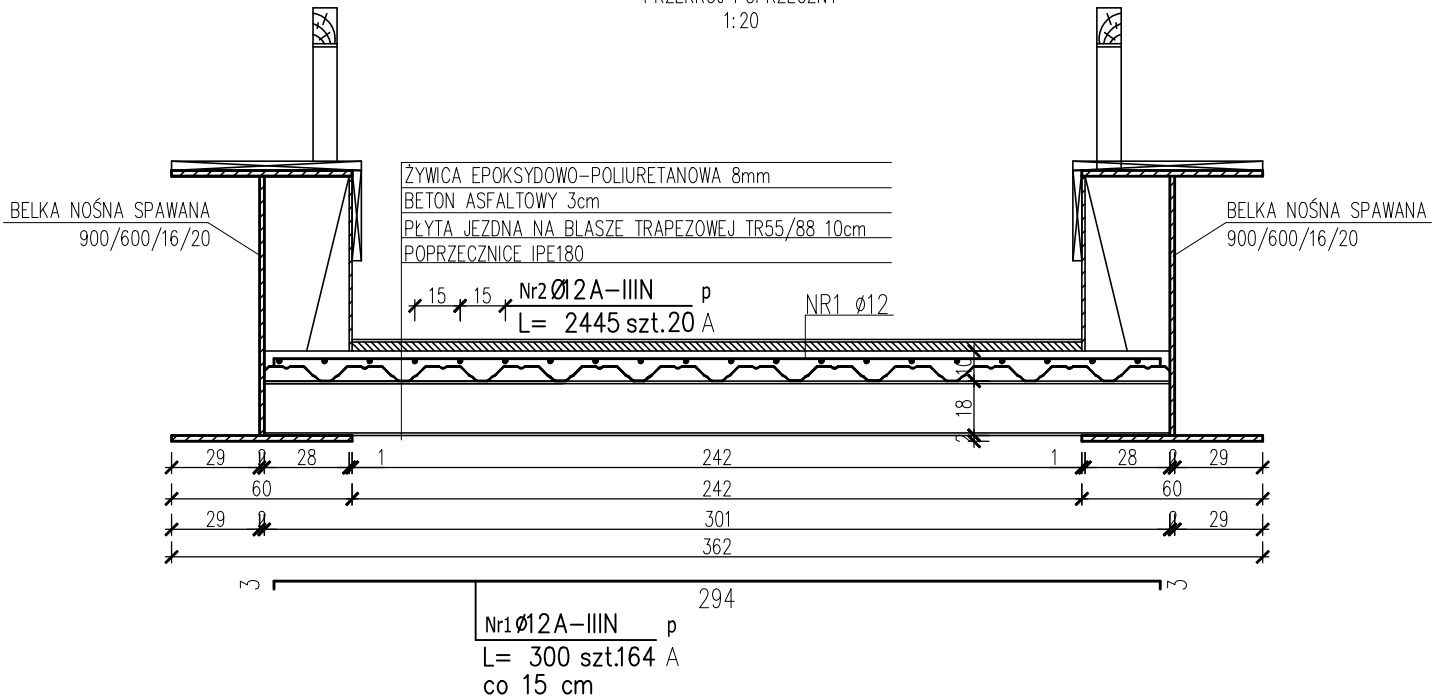

**BETON C35/45 F150, XC2, XD2, XF2, XA1
STAL AIII-N
OTULINA 3 CM**

ZESTAWIENIE STALI ZBROJENIOWEJ							
POZ.	NR PRĘTA	Ø [mm]	DŁUGOŚĆ [m]	ILOŚĆ			DŁ. ŁĄCZNA [m]
				PRĘTÓW	x POZ.	RAZEM	A-IIIIN Ø12
Poz. p - - 1							
P	1	12	3.000	164	1	164	492.00
	2	12	24.450	20	1	20	489.00
DŁUGOŚĆ RAZEM [m]							981.00
MASA JEDNOSTKOWA [kg/m]							0.888
MASA [kg]							871.13
MASA CAŁKOWITA [kg]							871.13

JEDNOSTKA PROJEKTOWA: ELEKTROWNIE WODNE ZENERIS SP. Z O.O.
ZENERIS ELEKTROWNIE WODNE
 UL. PADEREWSKIEGO 7, 61-770 POZNAŃ
 ADRES DO KORESPONDENCJI:
 UL. PADEREWSKIEGO 8, 61-770 POZNAŃ

NAZWA INWESTYCJI:
**ZAGOSPODAROWANIE BULWARÓW RZEKI CZARNA PRZEMSZA
 ETAP I**

INWESTOR: MIASTO BĘDZIN
 UL. 11 LISTOPADA 20,
 42-500 BĘDZIN

ADRES INWESTYCJI:
 OBRĘB: 0001 BĘDZIN
 JEDN. EWID.: 240101_1 BĘDZIN
 GMINA: BĘDZIN
 POWIAT: BĘDZIŃSKI
 WOJ.: ŚLĄSKIE

NR UMOWY:
 WRM-RI.272.12.2017 z dnia 28.11.2017

NR PROJEKTU:
 2017/19/2

STADIUM:
PROJEKT PB+PW

TREŚĆ RYSUNKU:

PRZEKRÓJ PRZEZ PŁYTĘ JEZDZĄ

DATA: 04.2018	SKALA: 1:20	NR RYSUNKU: 3
PROJEKTANT: mgr inż. STEFAN WYCZKOWSKI upr. w specj. konstr.-bud. nr WKP/0286/PWOK/15	PODPIS: <i>[Signature]</i>	
OPRACOWUJĄCY: mgr inż. KINGA CHWIAŁKOWSKA	PODPIS: <i>[Signature]</i>	